


SIMBOLOGIA	legenda
	GRUPPO ATTACCO AUTOPOMPA VV.F. DOPPIO UNI 70 (secondo UNI 10779) INTERRATO costituito da un rubinetto UNI 70 con attacco femmina e girelli in ottone, valvola di intercettazione a saracinesca in ottone, valvola di non ritorno in ottone, valvola di sicurezza con taratura da 1 a 12 bar (tarata in fabbrica 6 bar), dispositivo di drenaggio automatico (necessario se esiste pericolo di gelo)
	IDRANTE SOPRASUOLO A COLONNA CON N. 2 ATTACCHI LATERALI UNI 70 IDRANTE SOTTOSUOLO UNI 70
	IDRANTE CON CASSETTA A PARETE UNI 45 (manichetto 20 ml) diametro tubazione attacco alla rete = dn 40 (1"1/2)
	NASPO
	SEGNALETICA IDRANTE
	SEGNALETICA IDRANTI SOPRASUOLO
	ESTINTORE PORTATILE CON SEGNALETICA
	ESTINTORE PORTATILE A POLVERE Kg 6 (21 A-113B-C)
	USCITA DI SICUREZZA CON APERTURA VERSO L'ESTERNO
	USCITA DI SICUREZZA CON APERTURA VERSO L'ALTO
	USCITA DI SICUREZZA CON APERTURA VERSO IL BASSO
	PULSANTE DI SGANCIO LINEE ELETTRICHE
	LAMPADINE DI EMERGENZA AUTOALIMENTATE (posizione indicativa - da verificare in loco grado illuminotecnico 5 lux su percorsi - 10 lux su U.S.)
	PULSANTE ALLARME INCENDIO
	RILEVATORE FUMO PUNTIFORMI (posizione indicativa)
	AVVISATORE OTTICO/ACUSTICO

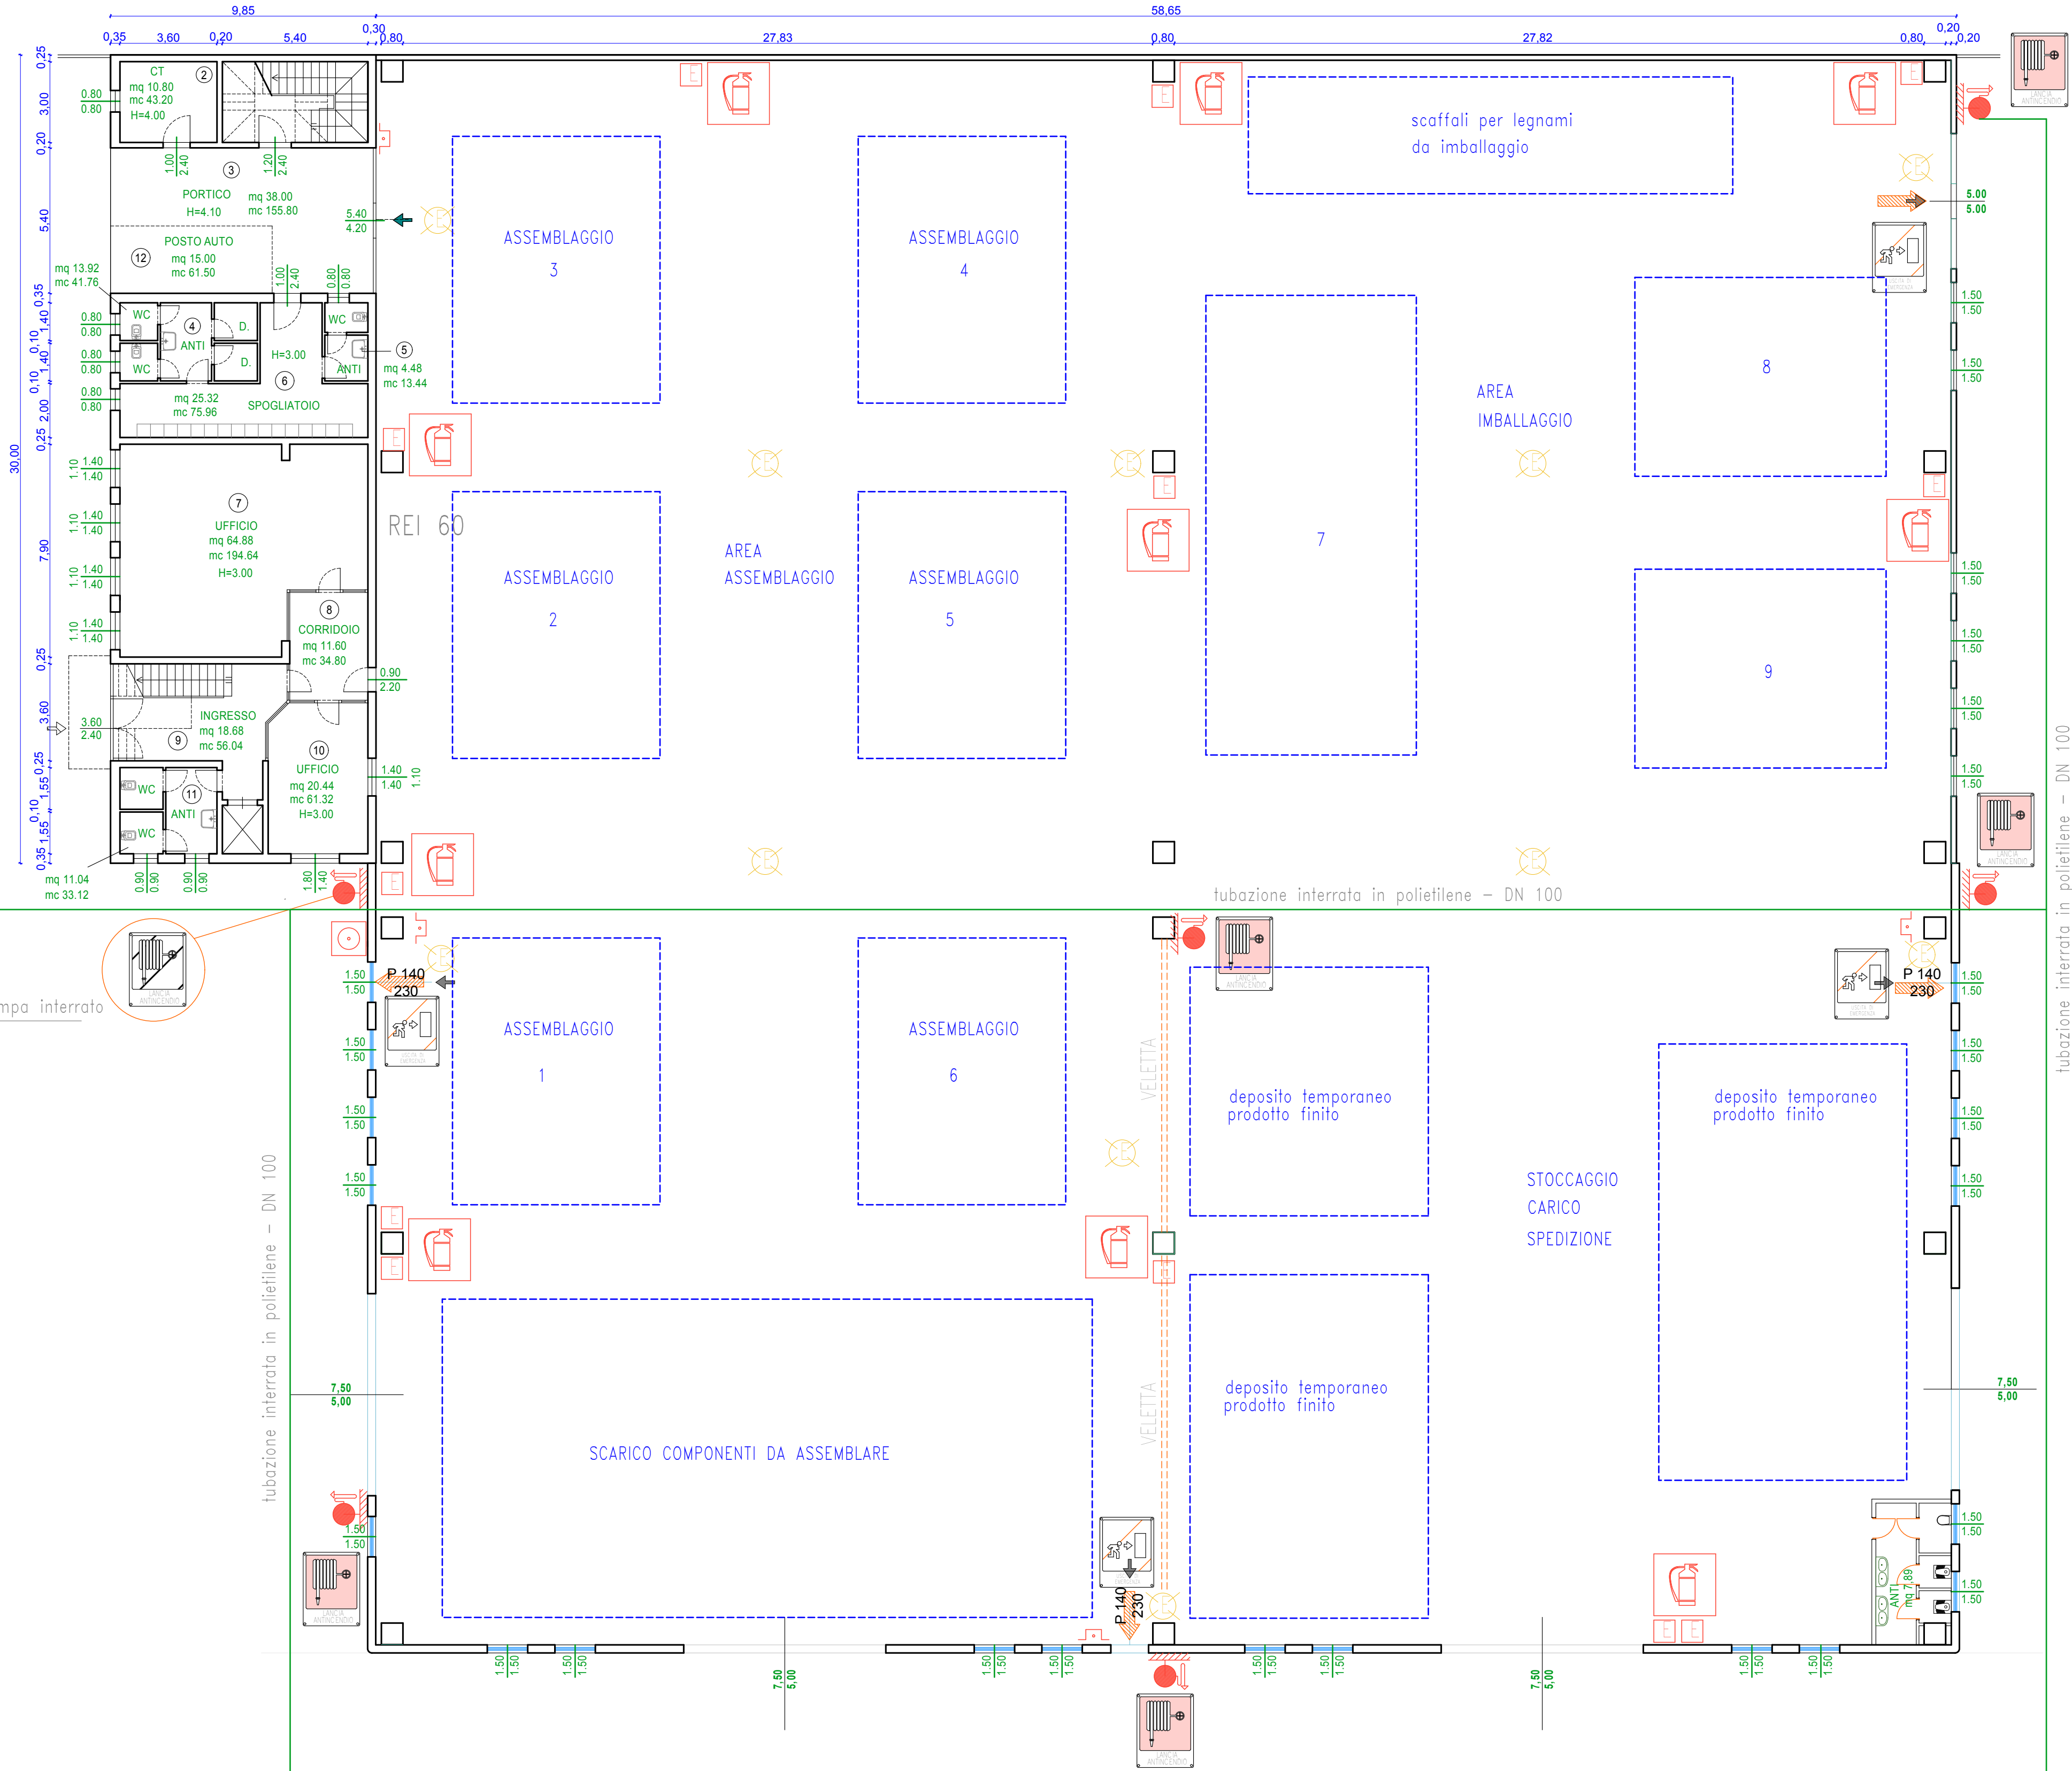

PIANTA PIANO TERRA

Regione del Veneto

Provincia di Padova

COMUNE DI

SAN MARTINO DI LUPARI

PROGETTO DI AMPLIAMENTO DI UN FABBRICATO
 AD USO PRODUTTIVO IN VARIANTE AL P.I. VIGENTE

VARIANTE URBANISTICA AI SENSI DEL:

Art. 8 del D.P.R. 160/2010
 Art. 4 della L.R. n. 55/2012
 Art. 31 delle N.T.O. del vigente P.I.

STATO DI PROGETTO
 LAYOUT PRODUTTIVO

N. ELABORATO

06

DATA: 01/06/2016

SCALA: 1:150

Il committente **CUSINATO GIOVANNI s.r.l.**
 via Monte Pelmo 8 — 35018 — San Martino di Lupari (PD)

Il progettista



COMMESSA	NOME FILE	PERCORSO DIGITALE
01-01-16		

ARCHITETTO GHIANI LUCA
 Via Traversagni 59 - 35018 - San Martino di Lupari (Pd) P.iva 03729270284
 fax 049-9461467 cell 3355201817 architettoghiani@gmail.com