



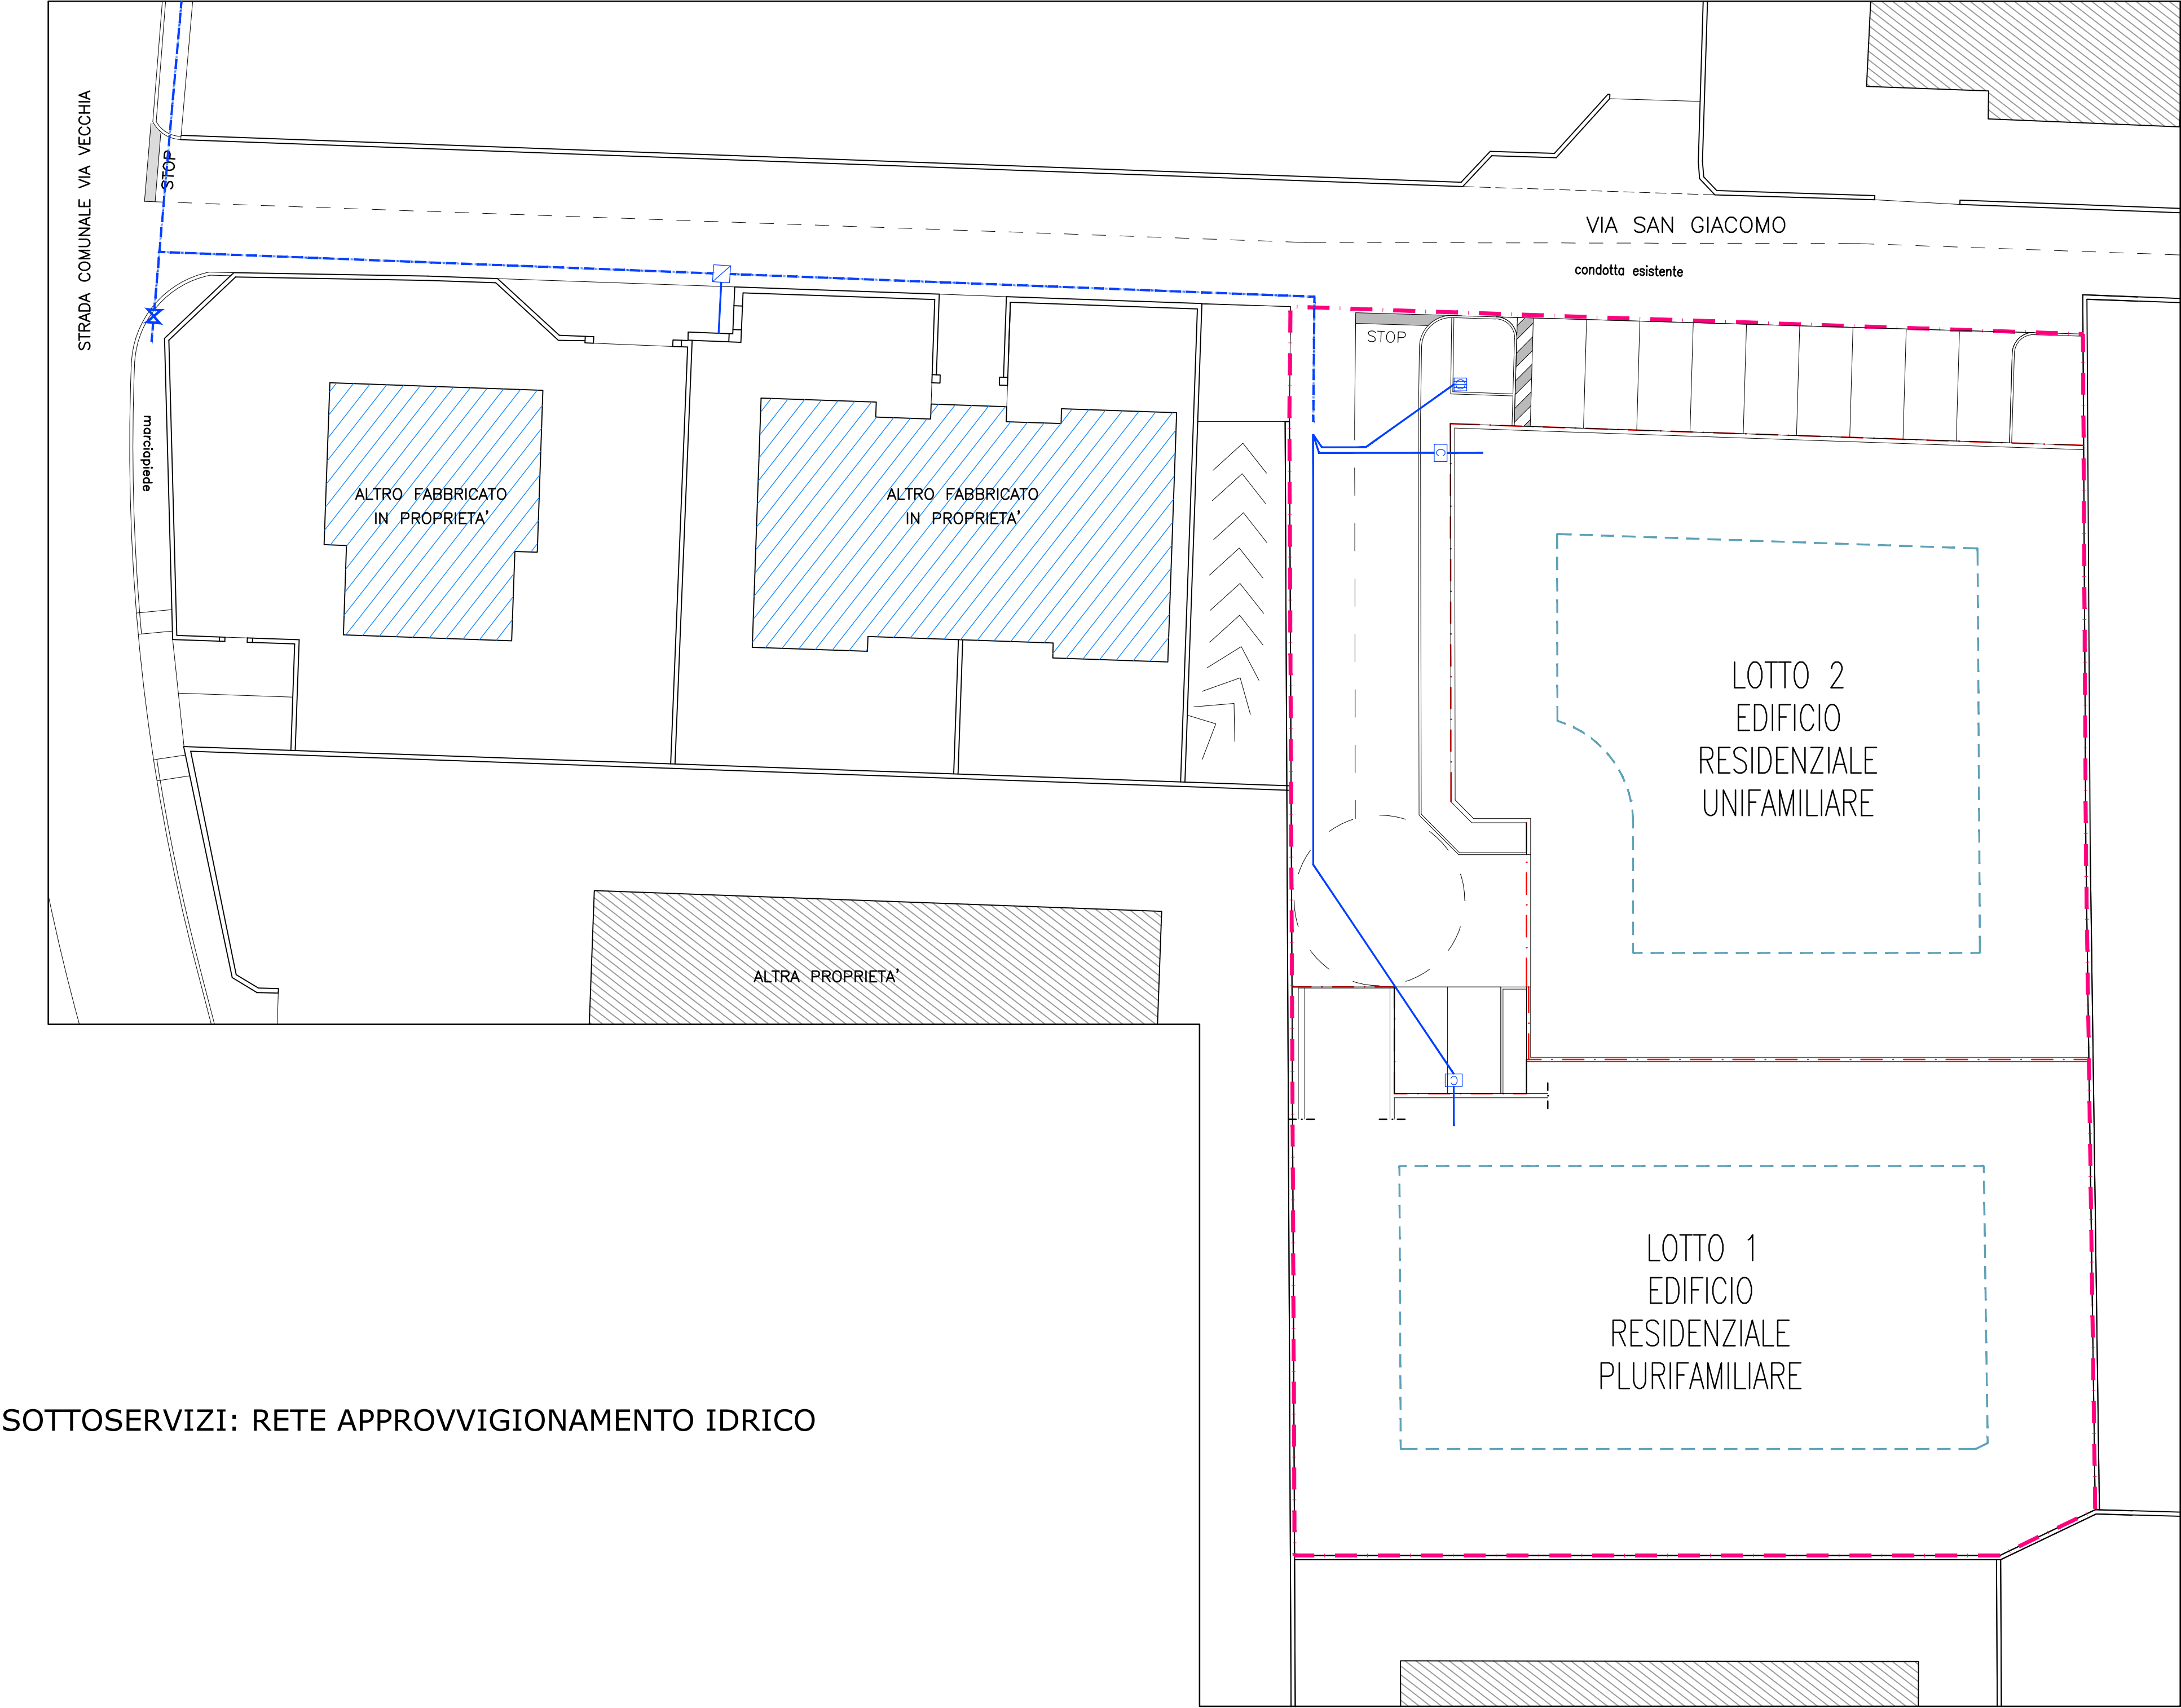

SOTTOSERVIZI: RETE APPROVVIGIONAMENTO IDRICO

PLANIMETRIA DI PROGETTO APPROVVIGIONAMENTO IDRICO
scala 1:200

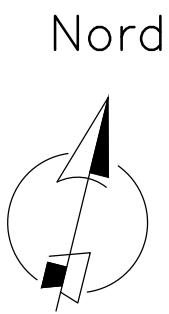

LEGENDA ACQUEDOTTO:

- Rete idrica ed antincendio con tubazione $\geq$ DN 100
- Condotta di allacciamento alle utenze con idonea tubazione
- ✕ Saracinesca di intercettazione
- ☒ Idrante sopra suolo
- ☐ Contatore
- ☑ Pozzetto d'ispezione

N.B.: Non vi sono richieste particolari di forniture od antincendio ad uso privato.

fabio zecon
architetto

Sede: Vicolo San Rocco, 6 – Uff.: Via Traversagni, 22 Int.1 – 35018 S. Martino di Lupari (PD)
Tel. e Fax 049/9462065 – Cell. 335/6042559 – C.F.:ZCCFBA67S08C111N
P. Iva 03576630283 – e-mail: info@architettozecon.it – www.architettozecon.it

collaboratori

stefania andretta ingegnere via XXVII Aprile, 35 35010 S. Giustina in Colle (PD) e-mail: stefania.andretta@gmail.com	marco belon ingegnere via Treviso, 16/A 35015 Galliera Veneta (PD) e-mail: marco.belon@gmail.com	riccardo azzalin dott. in architettura via Manzoni, 60/B 35010 Campo san Martino (PD) e-mail: riccardoazzalin@outlook.com
---	---	--

Comune di San Martino di Lupari – PD –

Descrizione: Piano di Lottizzazione "via San Giacomo"

– SOTTOSERVIZI: RETE APPROVVIGIONAMENTO IDRICO –

Committente: Antonello Claudio

Tavola	Timbro e Firma
4	
Scala: INDICATA	
Data: 21/01/2016 Agg.: 21/03/2016	